



電気温水器廻り参考図 (断面) S=1/20

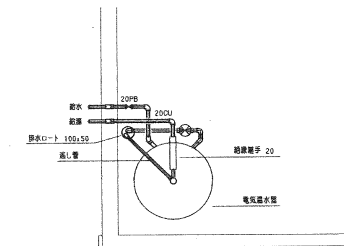

電気温水器廻り参考図 (平面) S=1/20

留萌市役所 都市環境部 建築住宅課	検 印	検 印	設 計	工 事 名 五十嵐町公営住宅リラB電気温水器取替工事	図 面 名 平面図	縮 尺	図面番号
						日付	

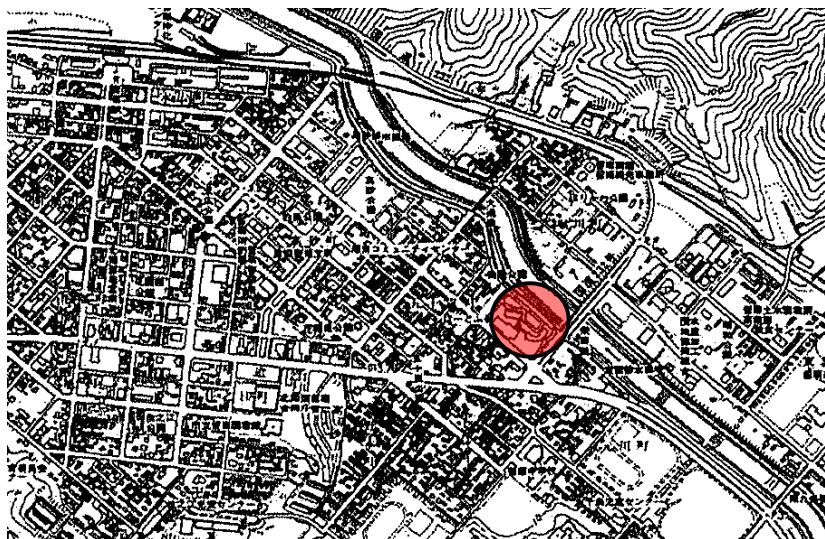

工事場所： リラB

留萌市役所 都市環境部 建築住宅課	検 印	検 印	設 計	工 事 名 市営住宅五十嵐町リラB電気温水器取替工事	図 面 名 付近見取図・配置図	縮尺	図面番号
						日付	